




- LEGENDA:**
- | | | | |
|--|---------------------------------|--|-----------------------------------|
| | Centrala SSP | | Czujka zasysająca |
| | Czujka optyczna | | Zasilacz 24 V DC |
| | Przycisk ROP | | Moduł 8 wejść 1 wyjście |
| | Sygnalizator akustyczny | | Moduł 8 wyjść |
| | Centrala systemu napowietrzania | | Moduł 2 wyjścia wysokonapięciowe |
| | Przycisk napowietrzania | | Kłapa poż. w kanale wentylacyjnym |
| | Słownik | | Elektrozaczep |

UWAGA

1. O ile nie opisano inaczej wszystkie wymiary na rysunku podano w centymetrach, rzędne wysokościowe w metrach. Ze względu na charakter obiektu przed przystąpieniem do robót budowlanych wszystkie wymiary oraz rzędne należy sprawdzić na budowie, a zaistniałe niezgodności pomiędzy projektem architektoniczno-budowlanym i pozostałymi opracowaniami branżowymi, a stanem istniejącym należy wyjaśnić i uzgodnić z projektantami.
2. Rysunek nie wolno składować ani modyfikować.
3. W przypadku konieczności zmiany lub korekty należy zwrócić się do Projektantów o jej wprowadzenie.
4. Roboty prowadzić zgodnie ze sztuką budowlaną, obowiązującymi przepisami oraz specyfikacją techniczną wykonania i odbioru robót do przedmiotowego projektu.
5. Wszystkie rozwiązania technologiczne i materiałowe winny posiadać odpowiednie certyfikaty i atesty oraz powinny być wykonane wg instrukcji producenta.
6. Wszystkie rozwiązania systemowe powinny być wykonane wg instrukcji producenta.
7. Wszystkie przebiecia oraz przejścia instalacji pomiędzy wydzieleniami strefami pożarowymi muszą posiadać odpowiednie zabezpieczenia PPOŻ wg wytycznych PPOŻ.
8. Rysunek należy rozpatrywać łącznie z opisem i rysunkami branżowymi.

SZKIC SYTUACYJNY:

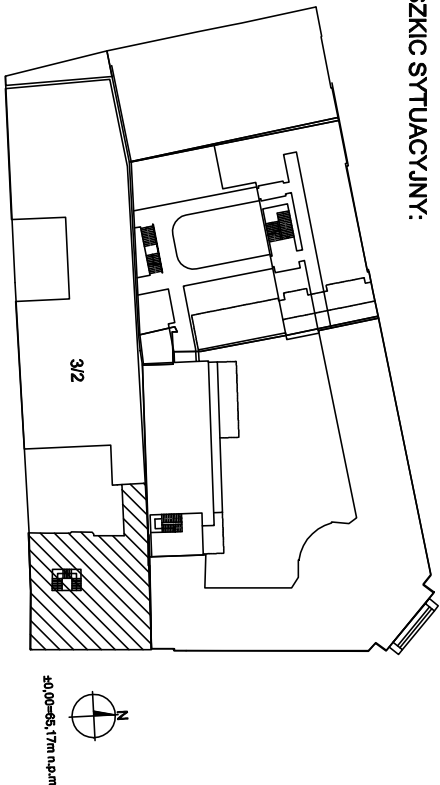

nazwa inwestycji:
PROJEKT PRZEBUDOWY I ZMIANY SPOSOBU UŻYTKOWANIA BUDYNKU MIESZKALNEGO WIEŁORODZINNEGO NA BUDYNEK EDUKACJI ARTYSTYCZNEJ. Kategoria budynku - IX - budynek kultury, nauki i oświaty

opracowanie:
Uniwersytet Artystyczny w Poznaniu
al. Marcinkowskiego 29
60-967 Poznań

główny projektant:
mgr inż. Marcin Gałtiewski
mgr inż. Roman Majcherek
186/66

adres:
AL. K. MARCINKOWSKIEGO 28, działka geod. 3/2, ark. mapy 19, obręb POZNAŃ

inwestor:
UNIWERSYTET ARTYSTYCZNY W POZNANIU
AL. MARCINKOWSKIEGO 29
60-967 POZNAŃ

faza projektu:
PROJEKT WYKONAWCZY
branża:
TELETECHNIKA

nazwa rysunku:
Pian systemu sygnalizacji pożaru

Rzut poziomu +3

data:
04.2018
skala:
1:100

faza projektu:	branża:	poziom:	część budynku	rysunku:	rewizja:
PW	TT	03	K	11	00

Kopowanie i rozpowszechnianie tego rysunku bez zgody autorów projektu jest zabronione.