




LEGENDA:

- Centrala SSP
- Czujka optyczna
- Przycisk ROP
- Sygnalizator akustyczny
- Centrala systemu napowietrzania
- Przycisk napowietrzania
- Czujka zasysająca
- Zasilacz 24 V DC
- Moduł 8 wejść 1 wyjście
- Moduł 8 wyjść
- Moduł 2 wyjścia wysokonapięciowe
- Kłapa ppoż. w kanale wentylacyjnym
- Elektrozapczep

- UWAGA
- O ile nie opisano inaczej, wszystkie wymiary na rysunku podano w centymetrach, rzędne wysokościowe w metrach.
  - Nie należy odczytywać wymiarów z rysunku. Ze względu na charakter obiektu przed przystąpieniem do robót budowlanych wszystkie wymiary oraz rzędne należy sprawdzić na budowie, a zaistniałe niezgodności pomiędzy projektem architektoniczno-budowlanym i pozostałymi opracowaniami branżowymi, a stanem istniejącym należy wyjaśnić i uzgodnić z projektantami.
  - Rysunku nie wolno składować ani modyfikować.
  - W przypadku konieczności zmiany lub korekty należy zwrócić się do Projektantów o jej wprowadzenie.
  - Roboty prowadzić zgodnie ze sztuką budowlaną, obowiązującymi przepisami oraz specyfikacją techniczną wykonania i odbioru robót do przedmiotowego projektu.
  - Wszystkie rozwiązania technologiczne i materiałowe winny posiadać odpowiednie certyfikaty i atesty oraz powinny być wykonane wg instrukcji producenta.
  - Wszystkie rozwiązania systemowe powinny być wykonane wg instrukcji producenta.
  - Wszelkie przebiegi instalacji pomiędzy wydzielonymi strefami pożarowymi muszą posiadać odpowiednie zabezpieczenia PPOŻ wg wytycznych PPOŻ.
  - Rysunek należy rozpatrywać łącznie z opisem i rysunkami branżowymi.

SZKIC SYTUACYJNY:

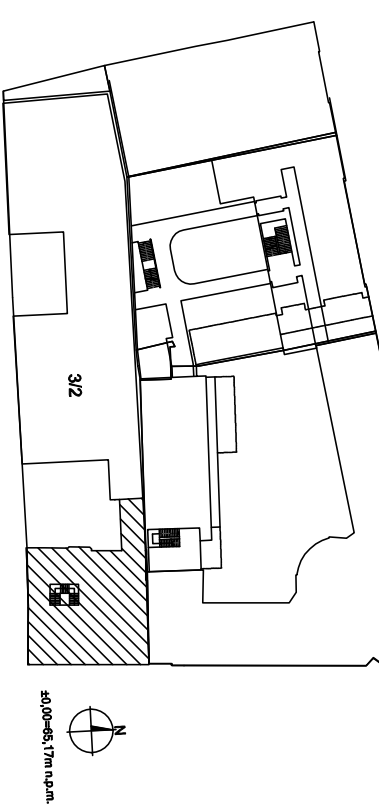

**PROJEKT PRZEBUDOWY I ZMIANY SPOSOBU UŻYTKOWANIA BUDYNKU MIESZKALNEGO WIELORODZINNEGO NA BUDYNEK EDUKACJI ARTYSTYCZNEJ. Kategoria budynku - IX - budynek kultury, nauki i oświaty**

**opracowanie:**

**U** Uniwersytet Artystyczny w Poznaniu  
a. Marcinkowskiego 29  
60-967 Poznań

**główny projektant:**

mgr inż. Marcin Ganiulewski  
sprawdzający: mgr inż. Roman Majcherek  
nr uprawnień: WKP/0483/PWOE/15  
186/66

**podpis:**

adres: AL. K. MARCINKOWSKIEGO 28, działka  
geod. 3/2, ark. mapy 19, obręb POZNAŃ

inwestor: UNIWERSYTET ARTYSTYCZNY W POZNANIU  
AL. MARCINKOWSKIEGO 29  
60-967 POZNAŃ

faza projektu: PROJEKT WYKONAWCZY branża: TELETECHNIKA

**nazwa rysunku:**

**Plan systemu sygnalizacji pożaru**

**Rzut poziomu +4**

**data:**

04.2018

**skala:**

1:100

faza projektu:	branża:	poziom:	część budynku/nr rysunku:	rewizja:
PW	TT	04	K	12
				00

Kopowanie i rozpowszechnianie tego rysunku bez zgody autorów projektu jest zabronione.